
 
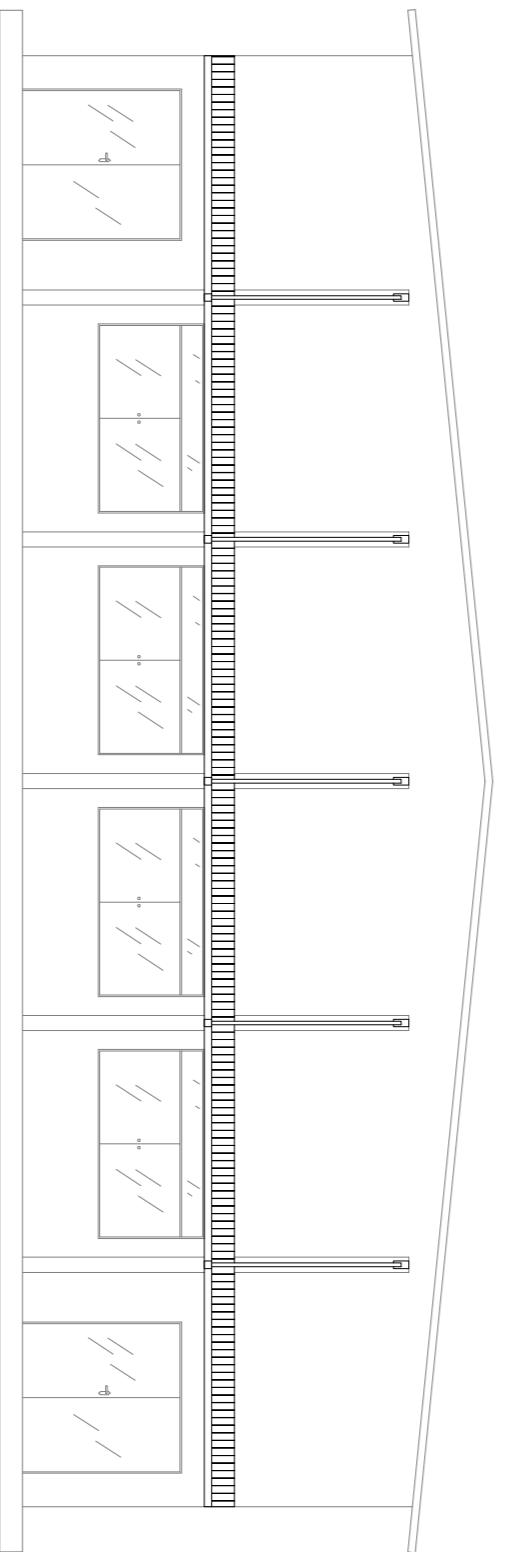


LUMINÁRIA A SUBSTITUIR
ESC: 1/100


LEGENDA (LUMINÁRIAS):



FACHADA COM A NOVA COBERTURA
ESC: 1/100

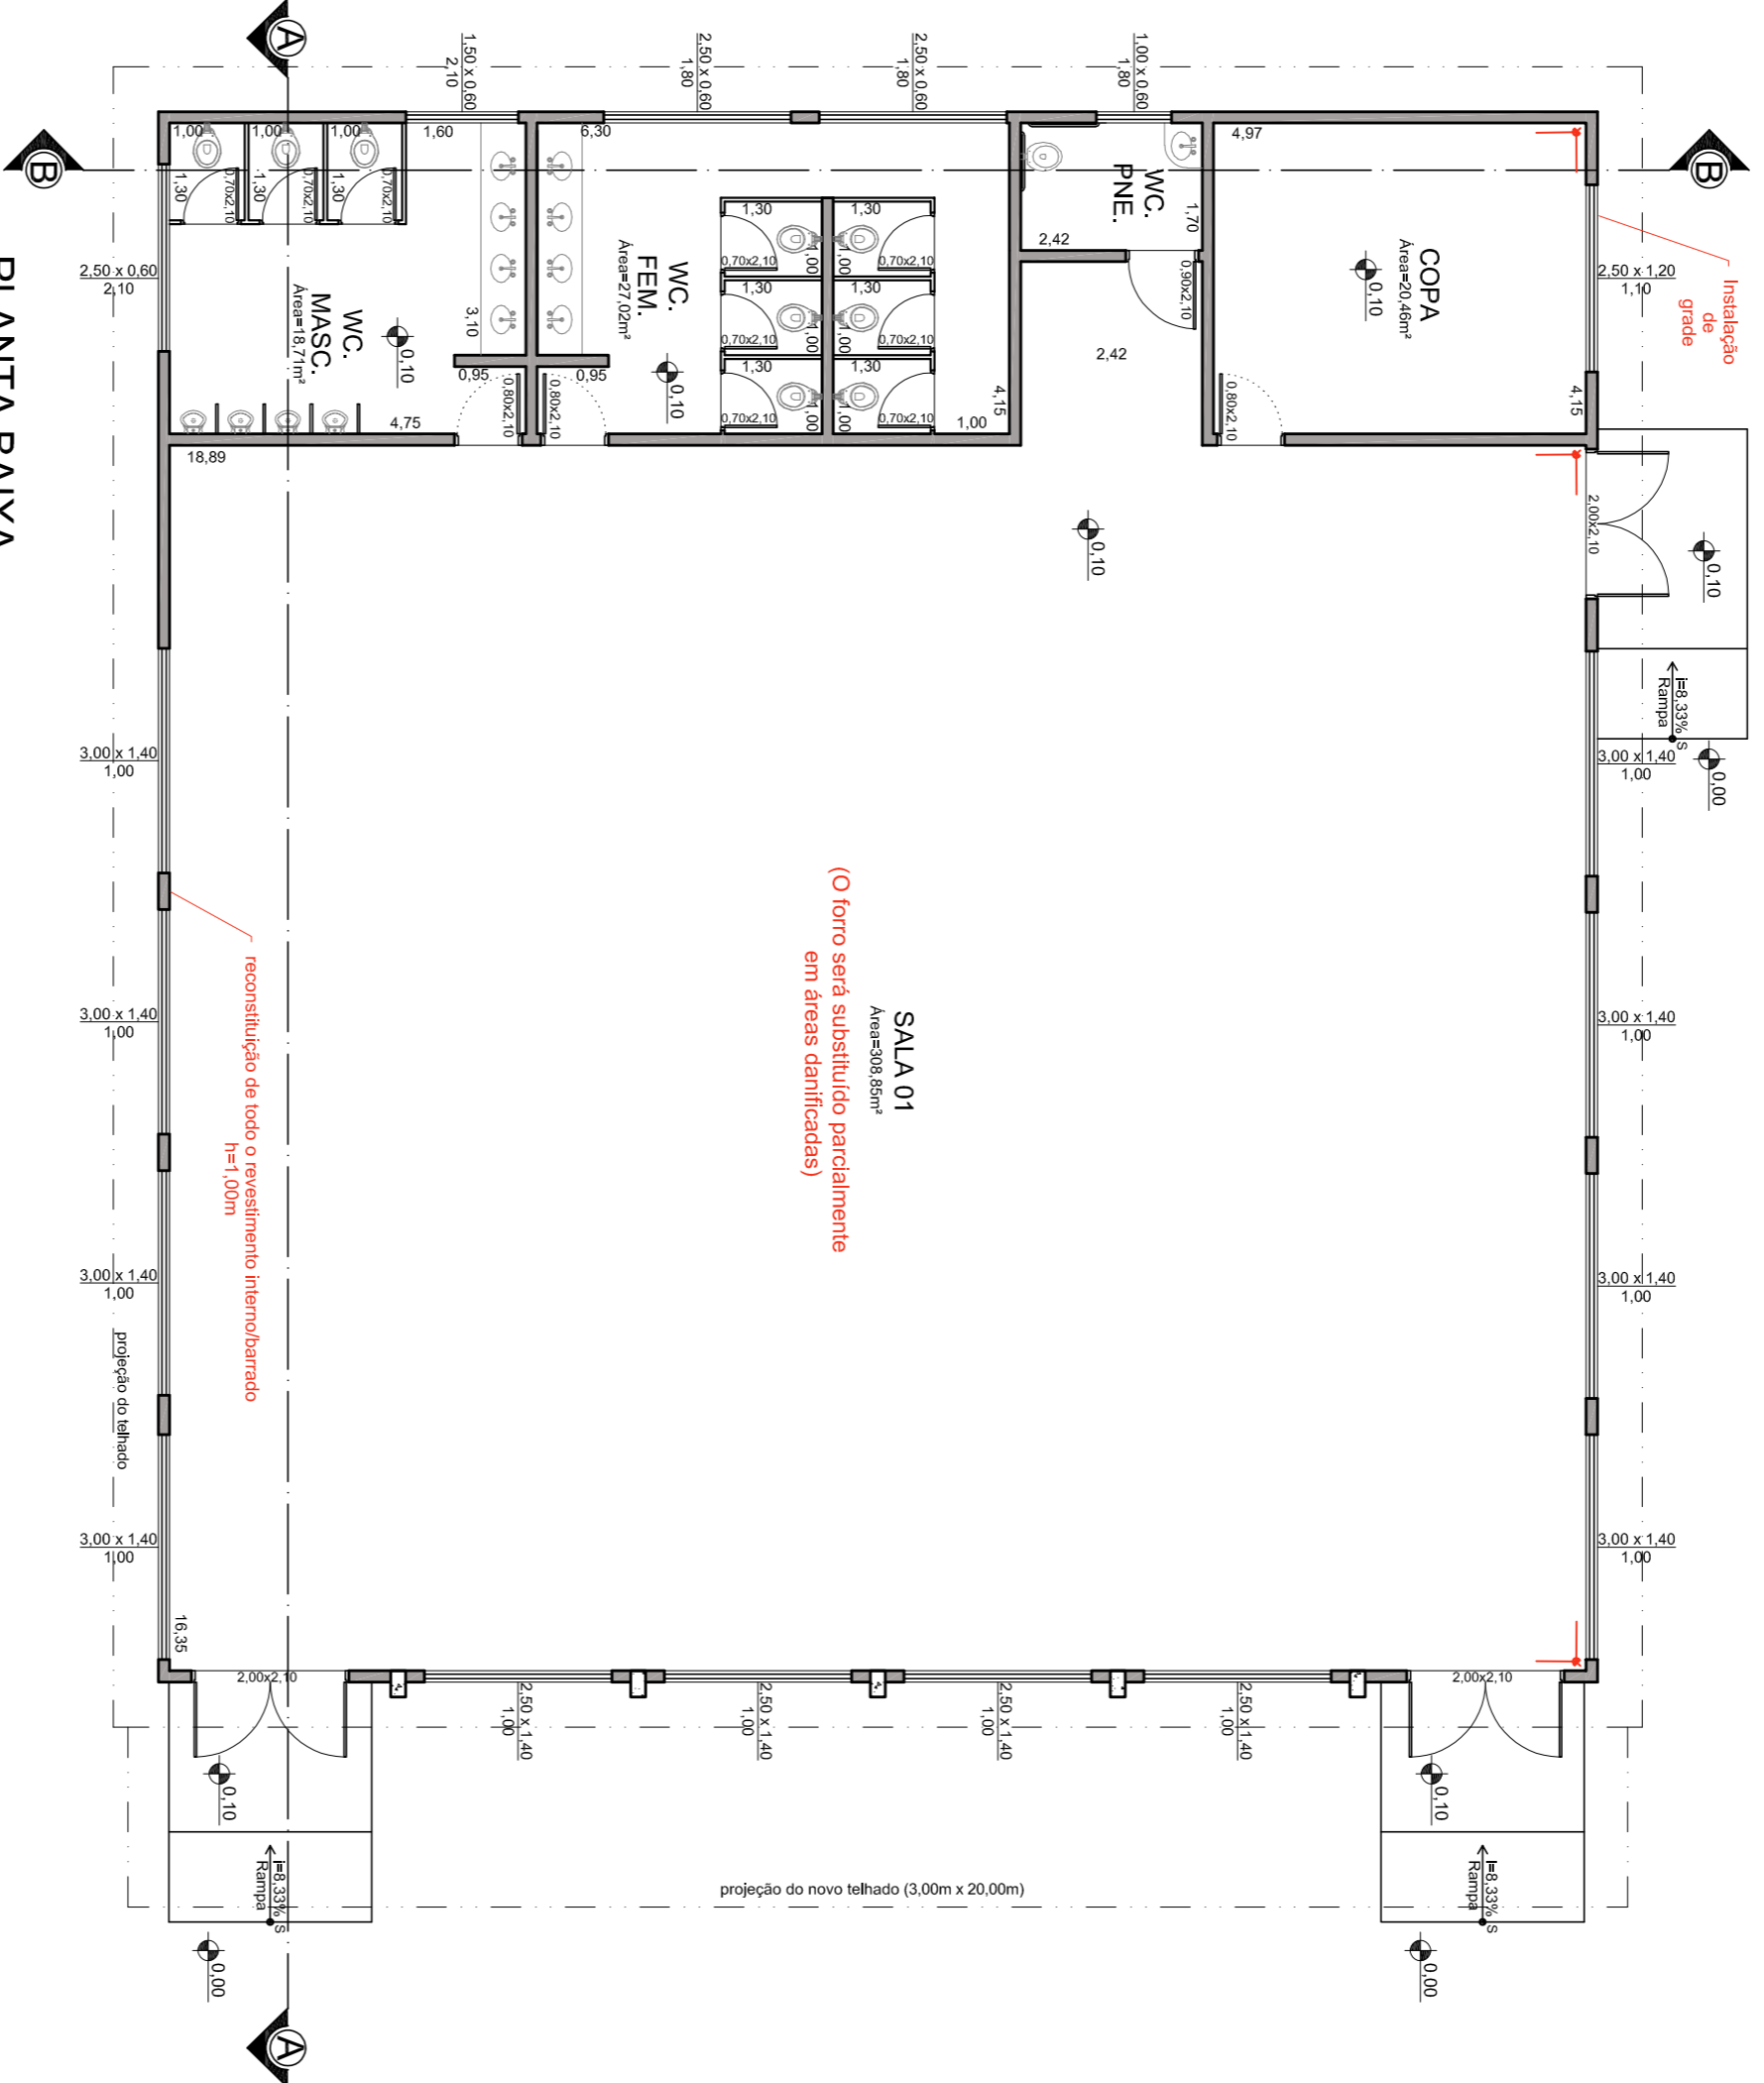

PLANTA BAIXA
ESC: 1/100


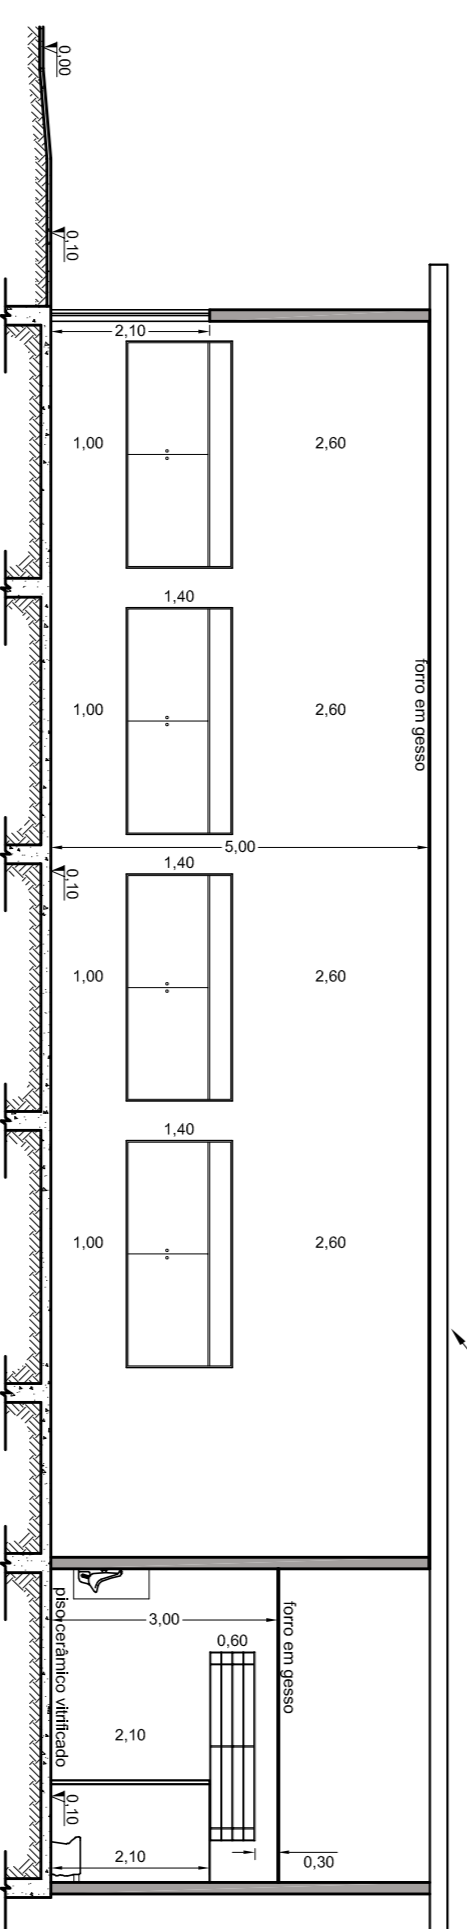


CORTE A-A
ESC: 1/100


OBSERVAÇÕES:

1. As câmeras serão instaladas a três metros de altura do piso acabado.
2. A cobertura a ser construída será sustentada por tirantes rígidos fixados nas colunas existentes.

 
LEGENDA (SEGURANÇA):

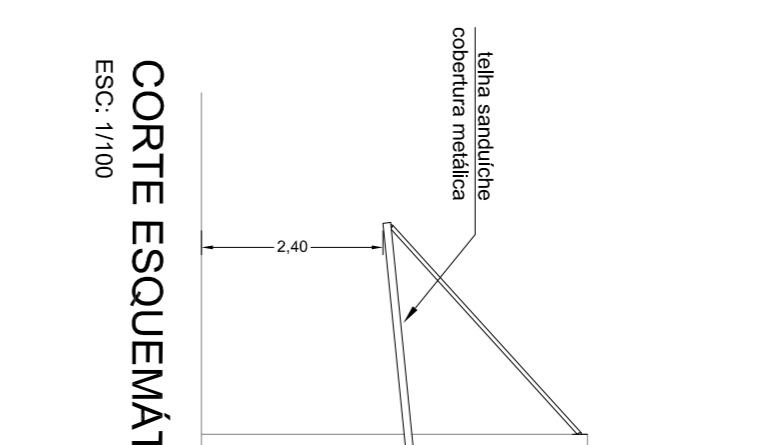

CORTE ESQUEMÁTICO
ESC: 1/100

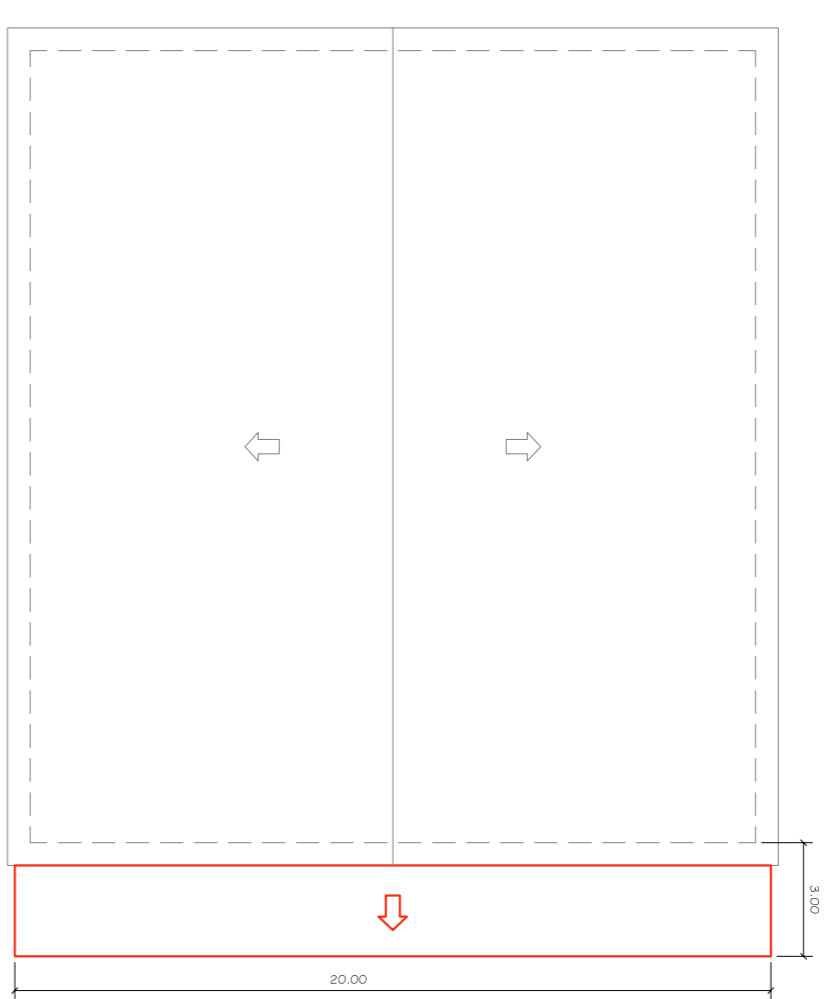

COBERTURA
ESC: 1/200

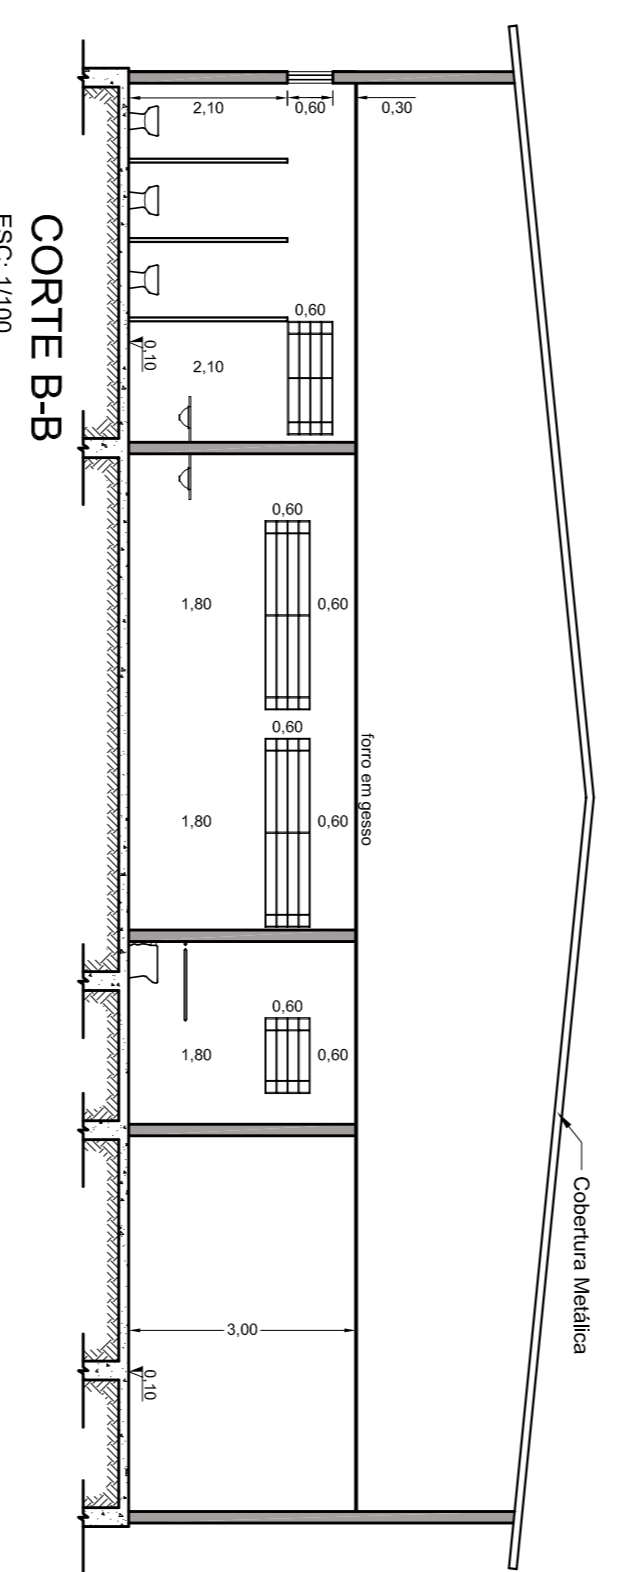

CORTE B-B
ESC: 1/100

<p>PREFEITURA MUNICIPAL DE DIVINOLÂNDIA Divisão de Engenharia Civil</p>		<p>Projeto Data: 02/2022 Escala: 1/200,00</p>
<p>OBJETO REFORMA DO CENTRO DE EVENTOS ENDEREÇO AVENIDA DEPUTADO DECIO QUEIROZ TELES</p>	<p>COORDENADOR GERAL 21° 39' 47" S, 46° 43' 46" O</p>	
<p>PROJETISTAS PREFEITURA MUNICIPAL DE DIVINOLÂNDIA</p>	<p>RESPONSÁVEL EDMILSON APARECIDO RIBEIRO ENGENHEIRO MUNICIPAL</p>	<p>DATA 19/12/2019</p>
<p>N.º ART. PROJETO N.º 2807230191408280/FISCALIZAÇÃO N.º 2807230191408280/CRFAMENTO N.º 2807230191408280</p>		